

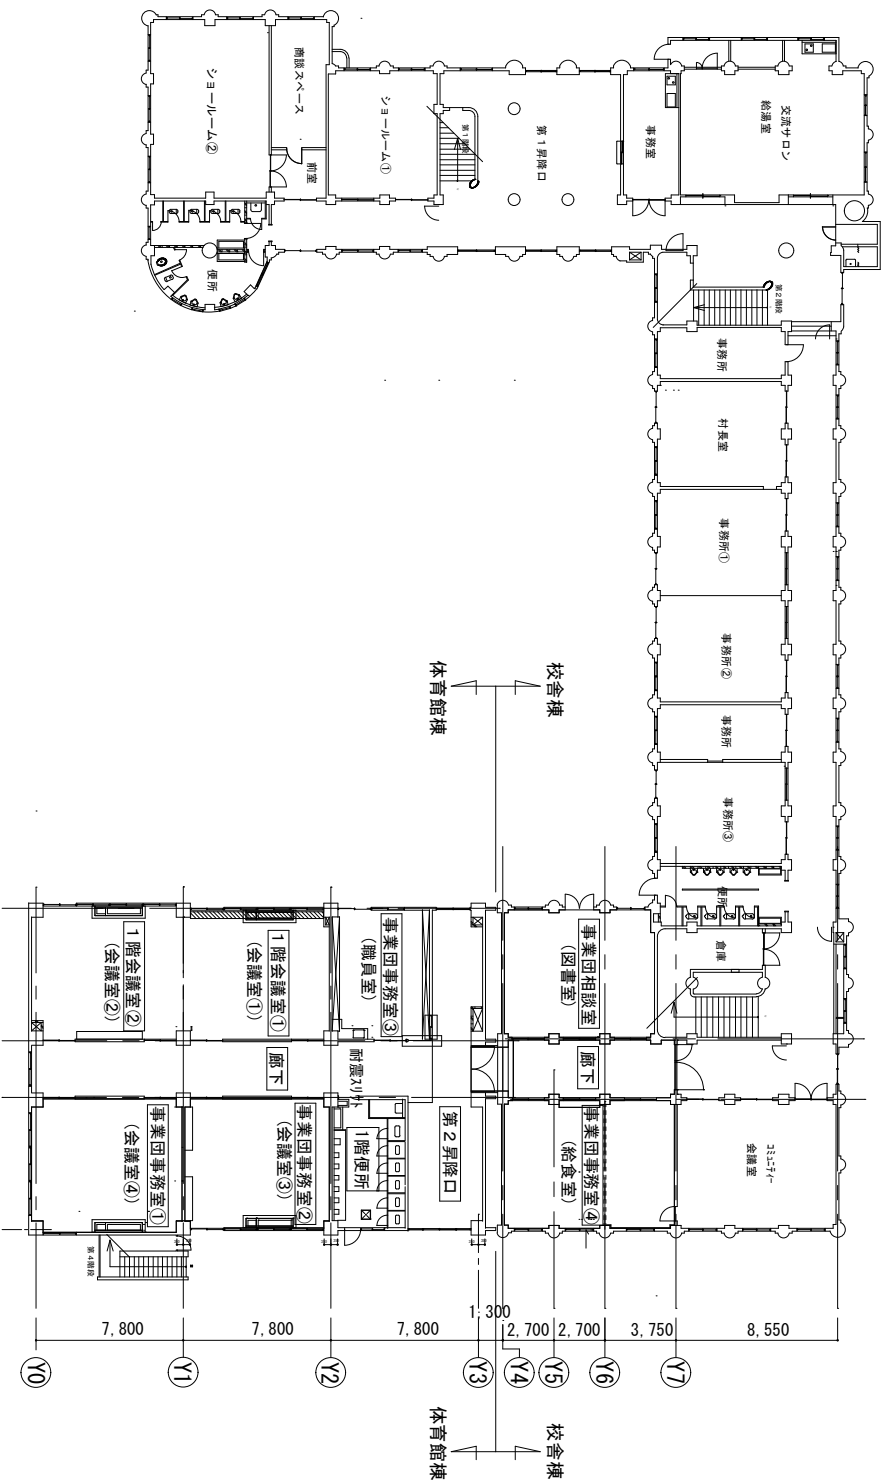


2階平面図 S=1/200

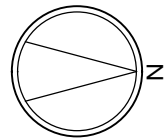

3階平面図 S=1/200

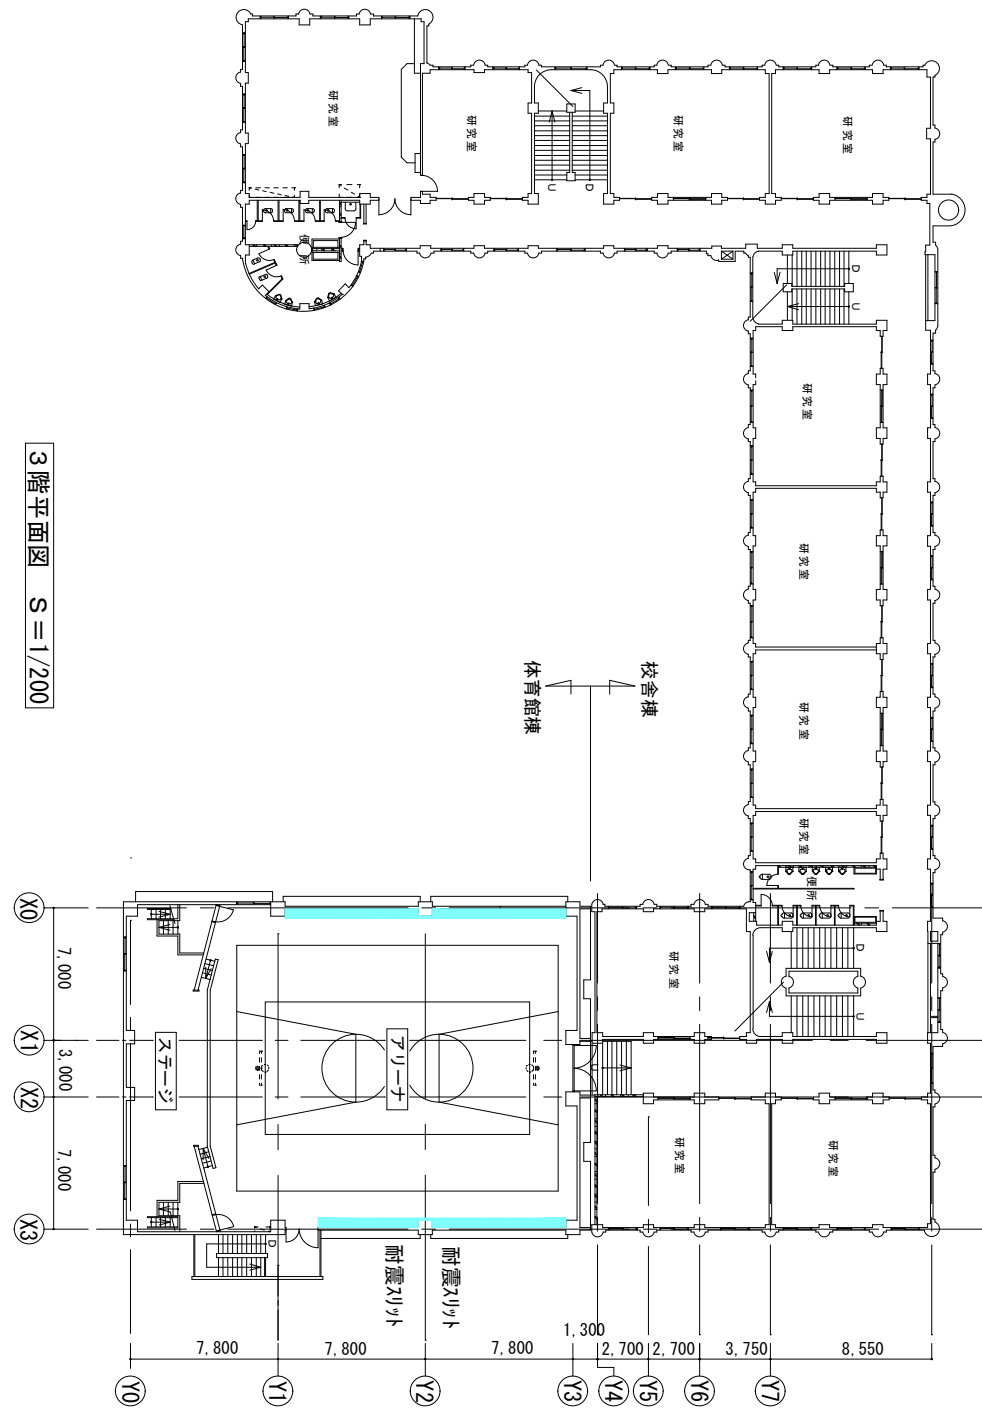

件名	台東区産業振興事業団設置及び 台東区サイバー・スペースリノベーション修繕排水等設備工事				図面管理番号				5019	1	2014	4	904
	設計図				課長				係員				
名称	施工範囲図				台東区総務部施設課								
縮尺	1/200				平成26年3月製図				No. M-003				